



1-1 断面图  
固定支墩  
间距 5 米


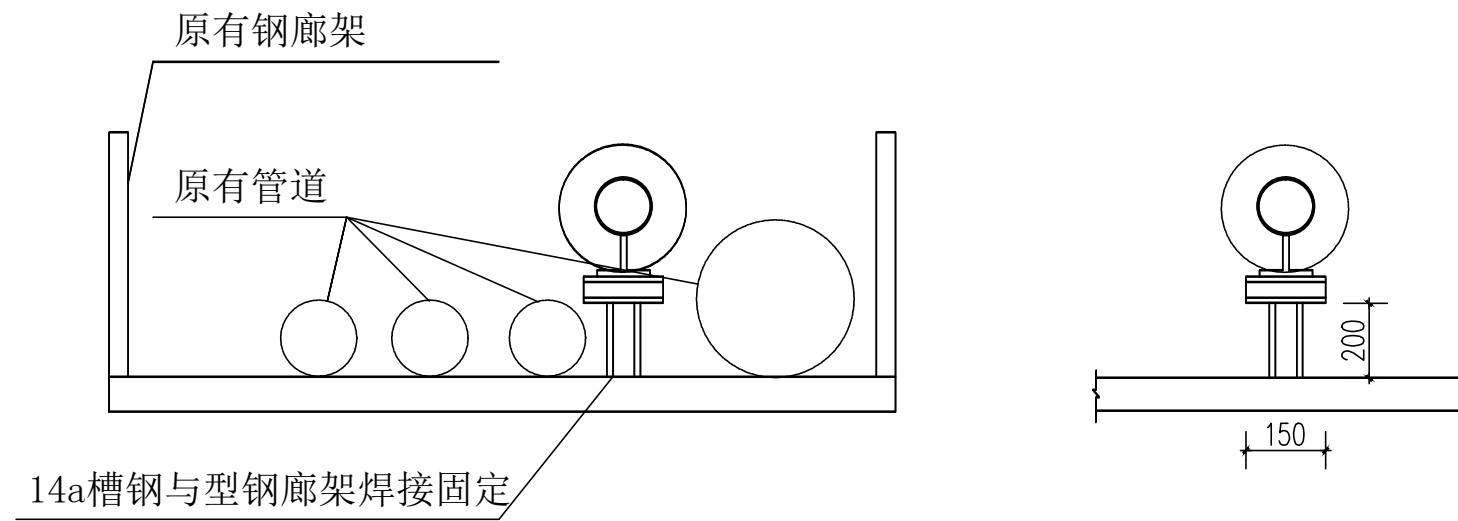


2-2 断面图

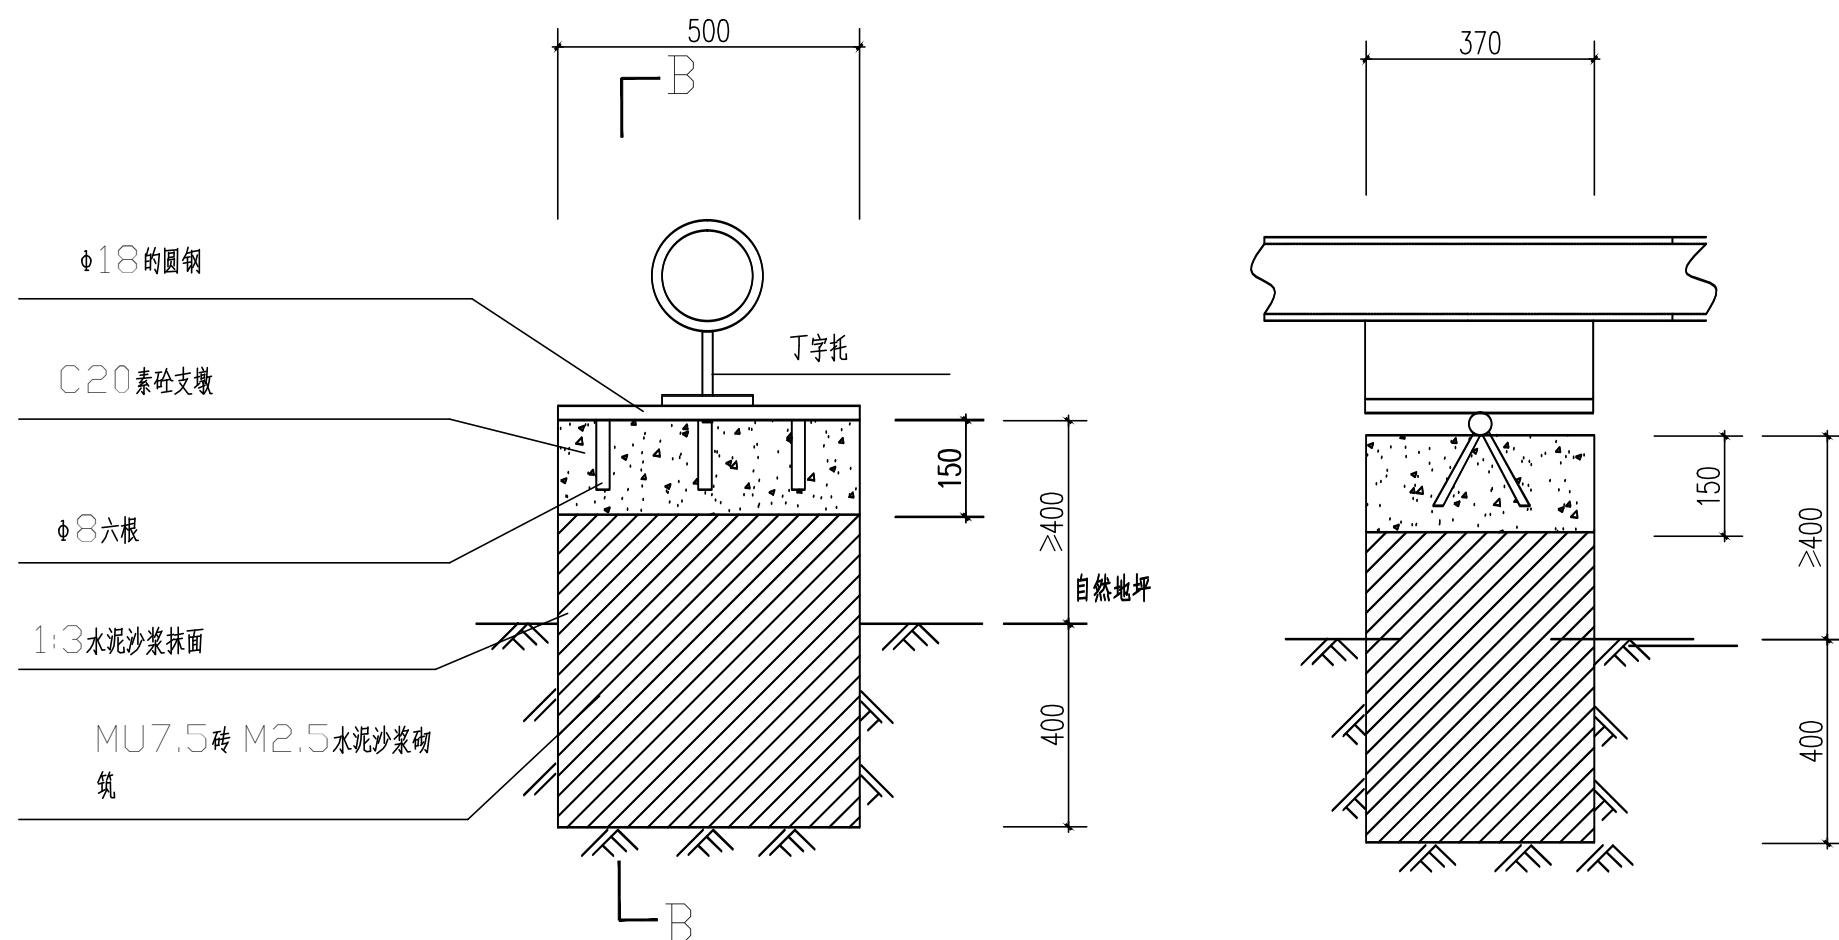


3-3 断面图  
砖砌支墩  
间距 5 米

B-B

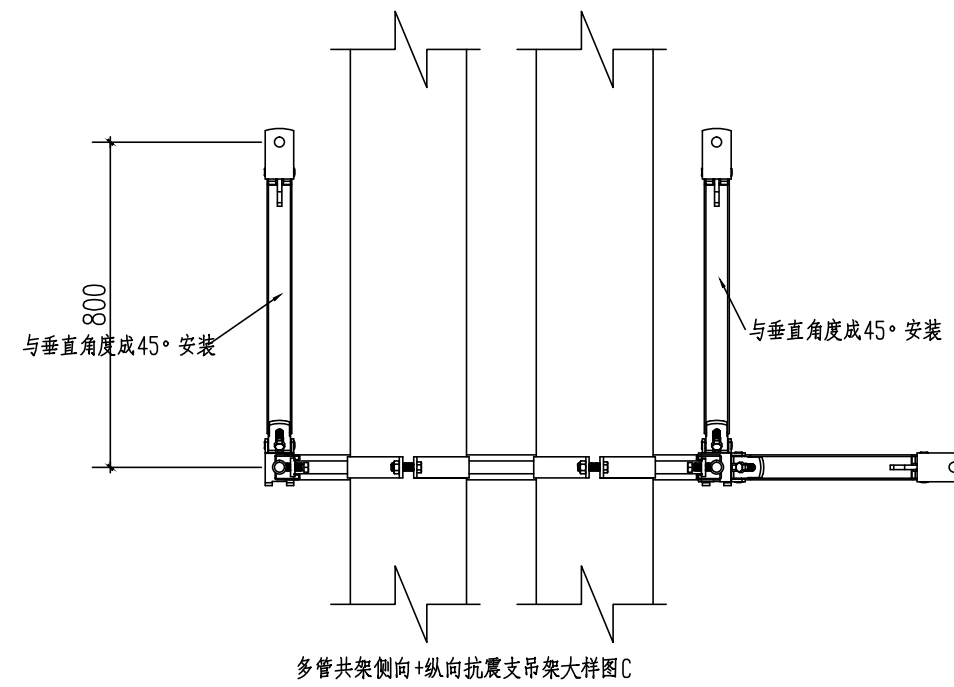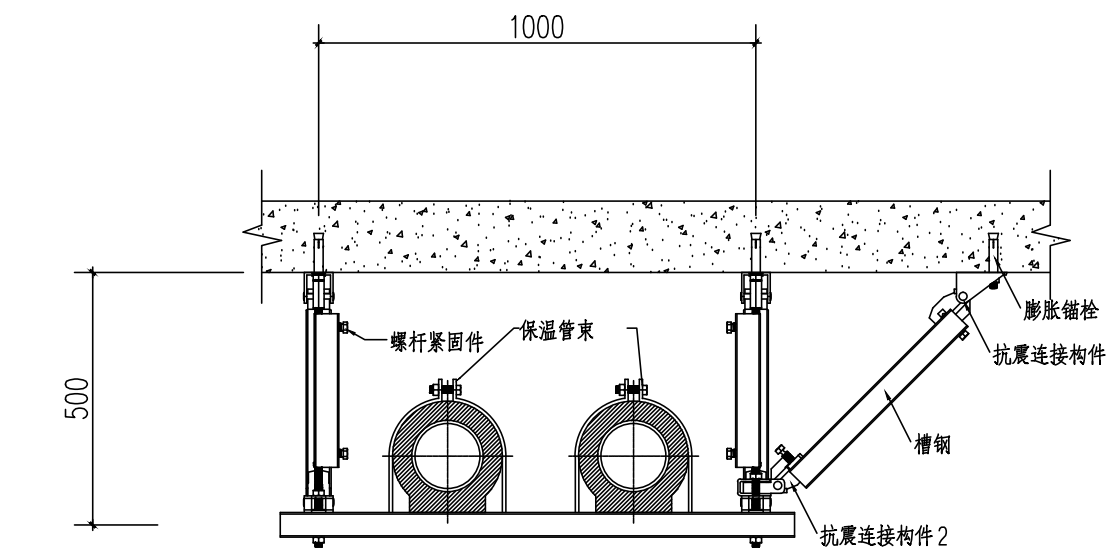

5-5 断面图  
间距 5 米

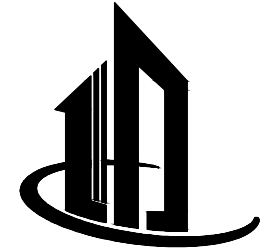

### 娄底建筑设计

娄底市城市建筑设计有限公司  
建设工程设计证书编号: A143000478  
通过 ISO9001: 2015 质量管理体系认证

所有设计、图纸及说明之版权全属  
本公司所有。除非得到本公司书面同  
意, 否则不得使用、抄袭及复制。所  
有图纸以最后修改为准。

建设单位:

娄底市中心医院

工程名称:

娄底市中心医院室外蒸汽管道项目

项目负责人	杨永贵	杨永贵
项目主管	谭江华	谭江华
专业负责人	谭江华	谭江华
设计	谭江华	谭江华
校对	匡子清	匡子清
审核	刘端平	刘端平
审定	方互利	方互利

注册师:

出图章

图纸名称

断面图1

设计号		版本号	v1.0
图幅	A1	图别	暖通
图号	03	日期	2023.03

本图需加盖本公司出图签章, 否则一律无效。